

MAPA DO CELÓW PROJEKTOWYCH

Skala 1:500

Obiekt:

Szczecin, ul. Siedlecka 2

dz. 2654 obr. 0014, Police

Jednostka ewidencyjna: 321104\_4, Police

Obręb ewidencyjny: 321104\_4.0014

Wykonawca:

GEOHAKI Sebastian Kołczyk

al. Boh. Warszawy 15-16/302

70-370 Szczecin

tel. 661 462 990

Kierownik roboty: Maciej Zaworski nr upr. 21530

ID. zgłoszenia pracy geodezyjnej:

WGKK.6640.1180.2025

Układ współrzędnych prostokątnych płaskich:

układ 2000/15

Układ wysokości: EVRF 2007

Zakres pomiaru:

Data opracowania mapy: 28.05.2025 r.

Niniejsza dokumentacja projektowa była przedmiotem narady koordynacyjnej przeprowadzonej za pomocą środków komunikacji elektronicznej w siedzibie Wydziału Geodezji, Kartografii i Katastru Starostwa Powiatowego w Policach.


Data zakończenia narady: 2025-07-02

Znak sprawy: WGKK.6630.262.2025

Dokument podpisany elektronicznie przez: Tadeusz Łukasiuk, przewodniczący narady koordynacyjnej.

Podstawa prawna: art. 28c ust. 1 ustawy z dnia 17 maja 1989 r.

Prawo geodezyjne i kartograficzne

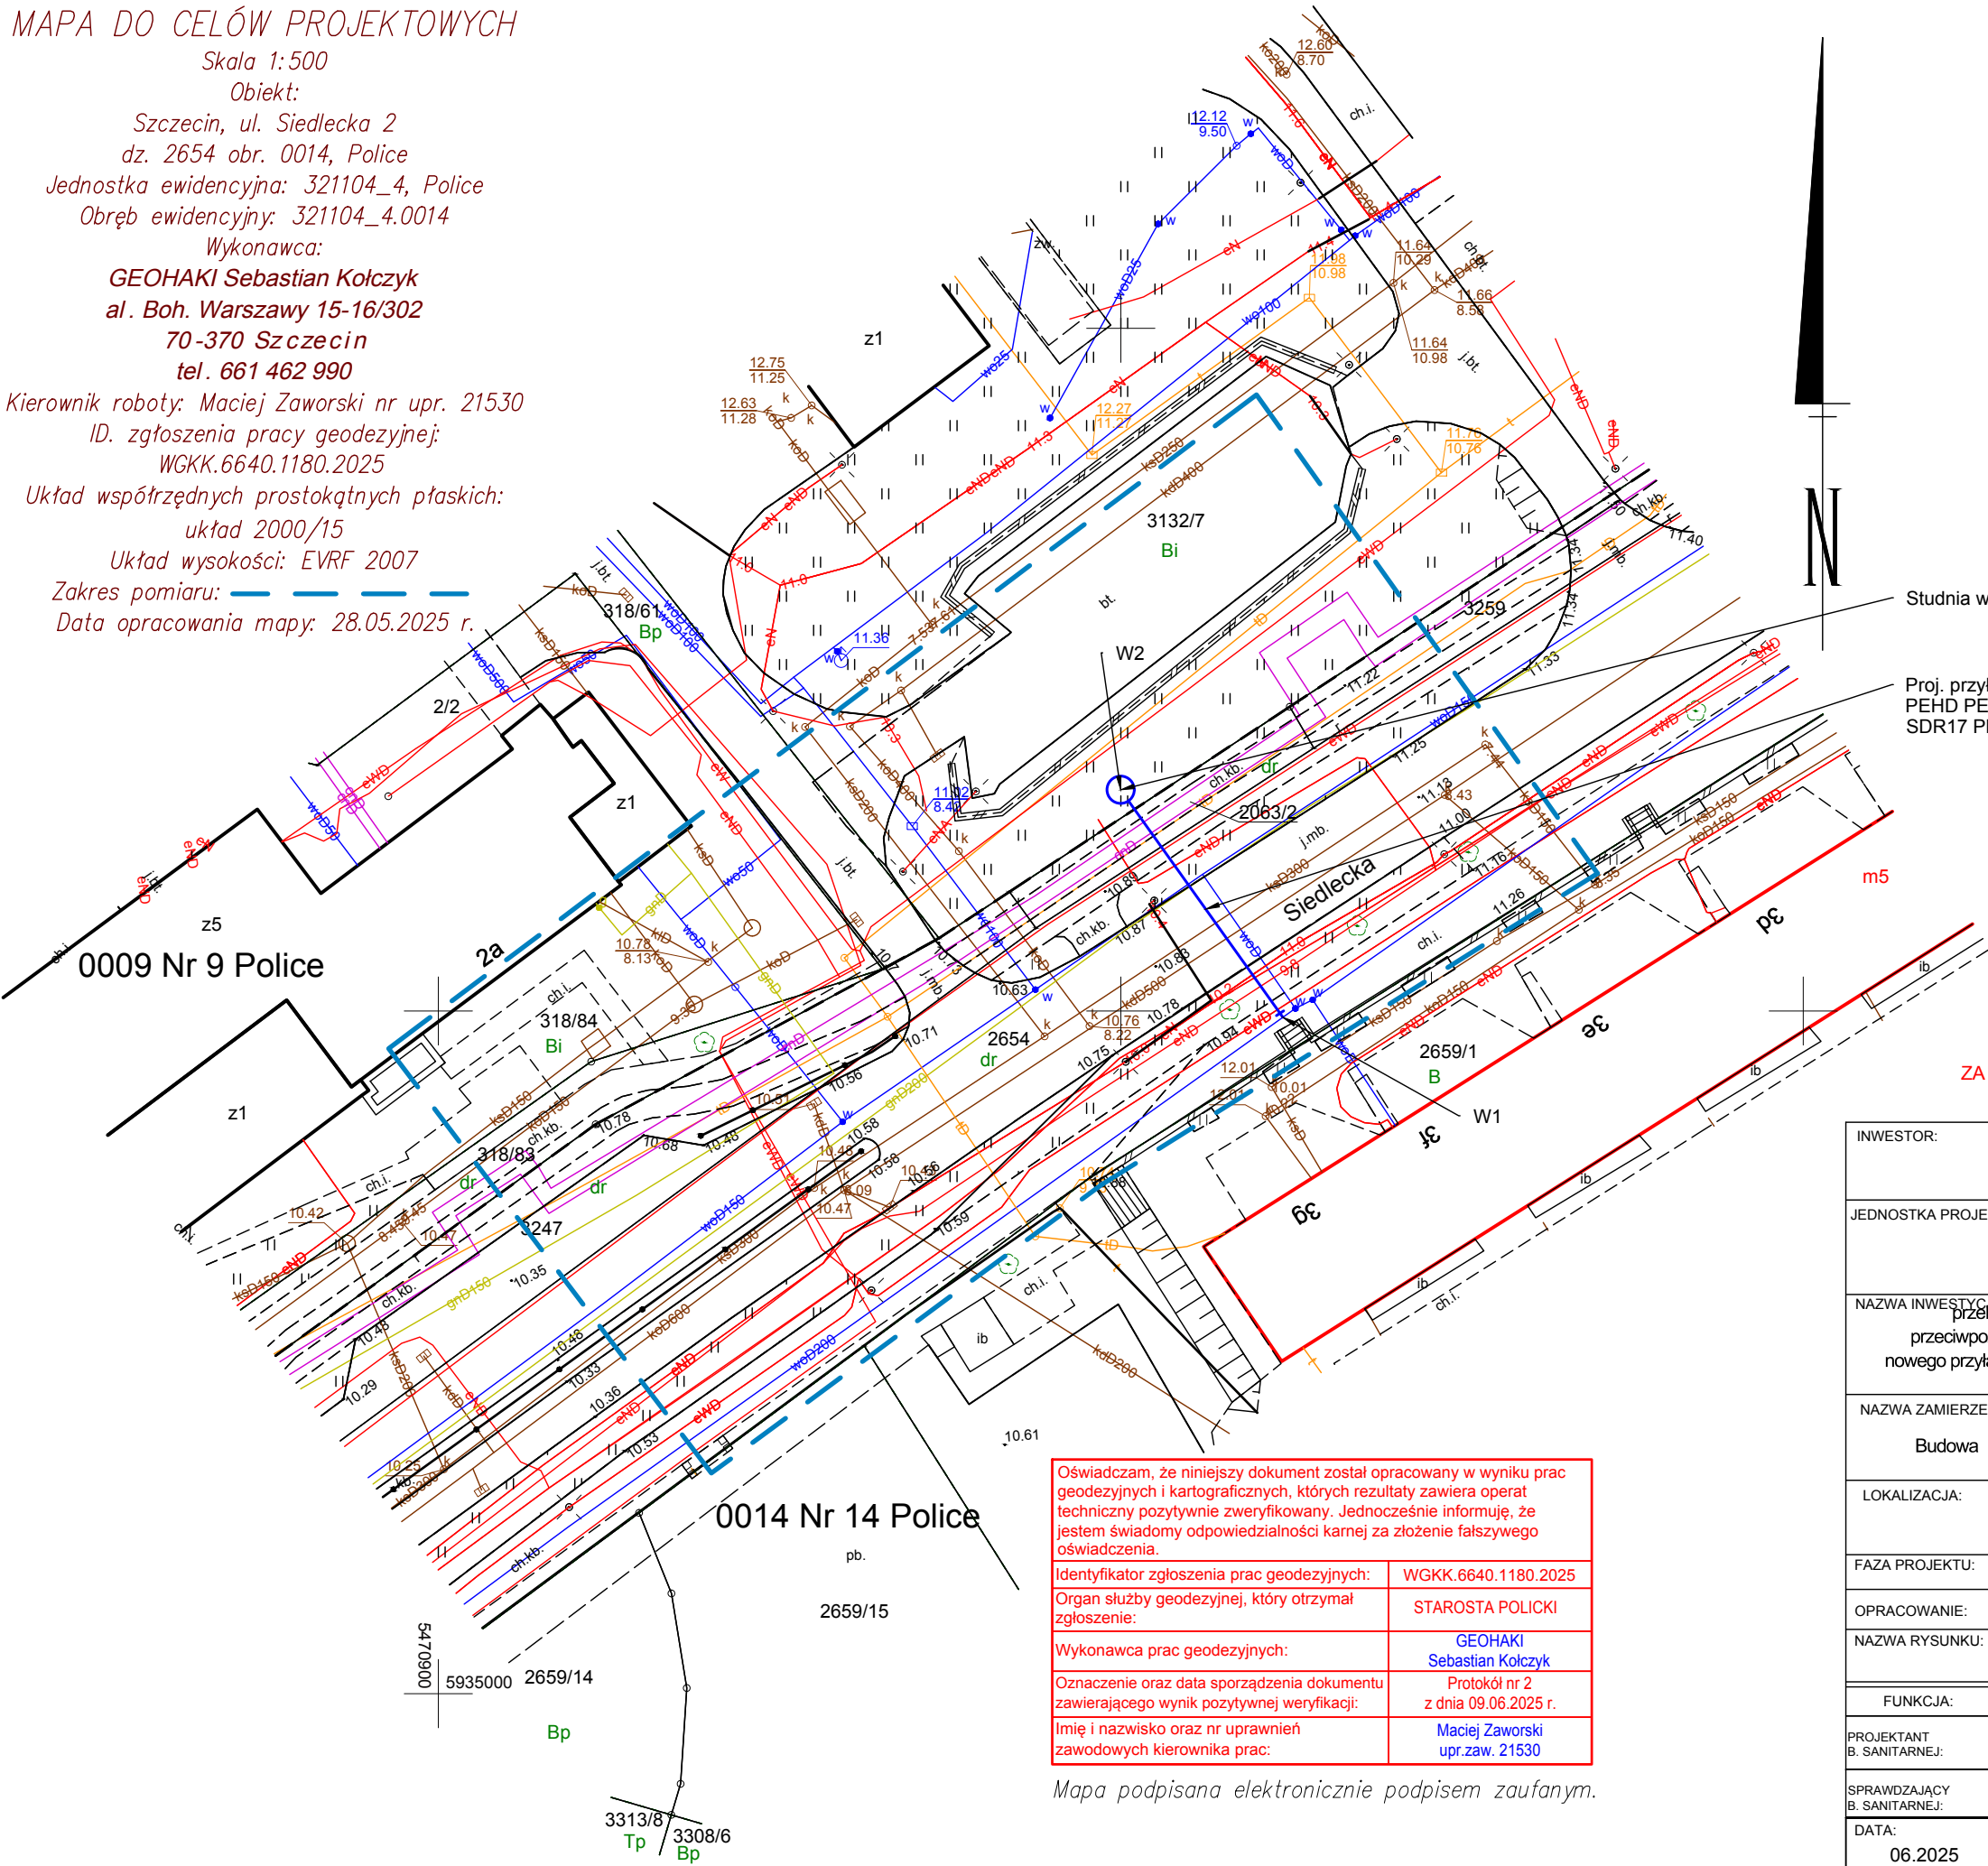

Studnia wodomierzowa DN2000 mm

Proj. przyłącze wodociągowe  
PEHD PE100-RC DN110x6,6 mm  
SDR17 PN10

LEGENDA

Proj. przyłącze wodociągowe

ZA ZGODNOŚĆ Z ORYGINAŁEM MAPY DO CELÓW PROJEKTOWYCH  
mgr inż. Adam Gajewski

Oświadczam, że niniejszy dokument został opracowany w wyniku prac geodezyjnych i kartograficznych, których rezultaty zawiera operat techniczny pozytywnie zweryfikowany. Jednocześnie informuję, że jestem świadomy odpowiedzialności karnej za złożenie fałszywego oświadczenia.

Identyfikator zgłoszenia prac geodezyjnych: WGKK.6640.1180.2025

Organ służby geodezyjnej, który otrzymał zgłoszenie: STAROSTA POLICKI

Wykonawca prac geodezyjnych: GEOHAKI Sebastian Kołczyk

Oznaczenie oraz data sporządzenia dokumentu zawierającego wynik pozytywnej weryfikacji: Protokół nr 2 z dnia 09.06.2025 r.

Imię i nazwisko oraz nr uprawnień zawodowych kierownika prac: Maciej Zaworski upr.zaw. 21530

Mapa podpisana elektronicznie podpisem zaufanym.

INWESTOR:	UNIwersytecki Szpital Kliniczny nr 1 im. prof. Tadeusza Sokołowskiego PUM w Szczecinie ul. Unii Lubelskiej 1, 71-252 Szczecin		
JEDNOSTKA PROJEKTOWA:	Eco5Tech S.A. ul. Żelazna 51/53 00-841 Warszawa		
NAZWA INWESTYCJI:	Przebudowa oraz modernizacja zewnętrznej instalacji sanitarnej wodociągowej, przeciwpożarowej, kanalizacji sanitarnej i kanalizacji deszczowej wraz z zaprojektowaniem nowego przyłącza wody w na terenie Uniwersyteckiego Szpitala Klinicznego nr 1 w Policach przy ul. Siedleckiej 2		
NAZWA ZAMIERZENIA BUDOWLANEGO:	Budowa przyłącza wodociągowego na teren USK nr 1 w Policach, ul. Siedlecka 2		
LOKALIZACJA:	DZIAŁKA DROGOWA NR EWID. 2063/2, 2654, OBRĘB 0014 DZIAŁKA NR EWID. 3132/7, OBRĘB 0009		
FAZA PROJEKTU:	PROJEKT BUDOWLANY		
OPRACOWANIE:	TOM I		
NAZWA RYSUNKU:	PROJEKT ZAGOSPODAROWANIA TERENU W ZAKRESIE PRZYŁĄCZA WODOCIĄGOWEGO		
FUNKCJA:	IMIĘ I NAZWISKO	SPECJALNOŚĆ I NR UPRAWNIENI	PODPIS
PROJEKTANT B. SANITARNEJ:	MGR INŻ. ADAM GAJEWSKI	NR UPRAWNIENI: KUP/0064/PWOS/05	
SPRAWDZAJĄCY B. SANITARNEJ:	MGR INŻ. MAREK NOWASTOWSKI	NR UPRAWNIENI: KUP/0159/PWOS/12	
DATA: 06.2025	NR RYS: S1		SKALA: 1:500