

MAPA DO CELÓW PROJEKTOWYCH

Skala 1:500

Obiekt:

Szczecin, ul. Siedlecka 2

dz. 2654 obr. 0014, Police

Jednostka ewidencyjna: 321104_4, Police

Obręb ewidencyjny: 321104_4.0014

Wykonawca:

GEOHAKI Sebastian Kołczyk

al. Boh. Warszawy 15-16/302

70-370 Szczecin

tel. 661 462 990

Kierownik roboty: Maciej Zaworski nr upr. 21530

ID. zgłoszenia pracy geodezyjnej:

WGKK.6640.1180.2025


Układ współrzędnych prostokątnych płaskich:

układ 2000/15

Układ wysokości: EVRF 2007

Zakres pomiaru:

Data opracowania mapy: 28.05.2025 r.

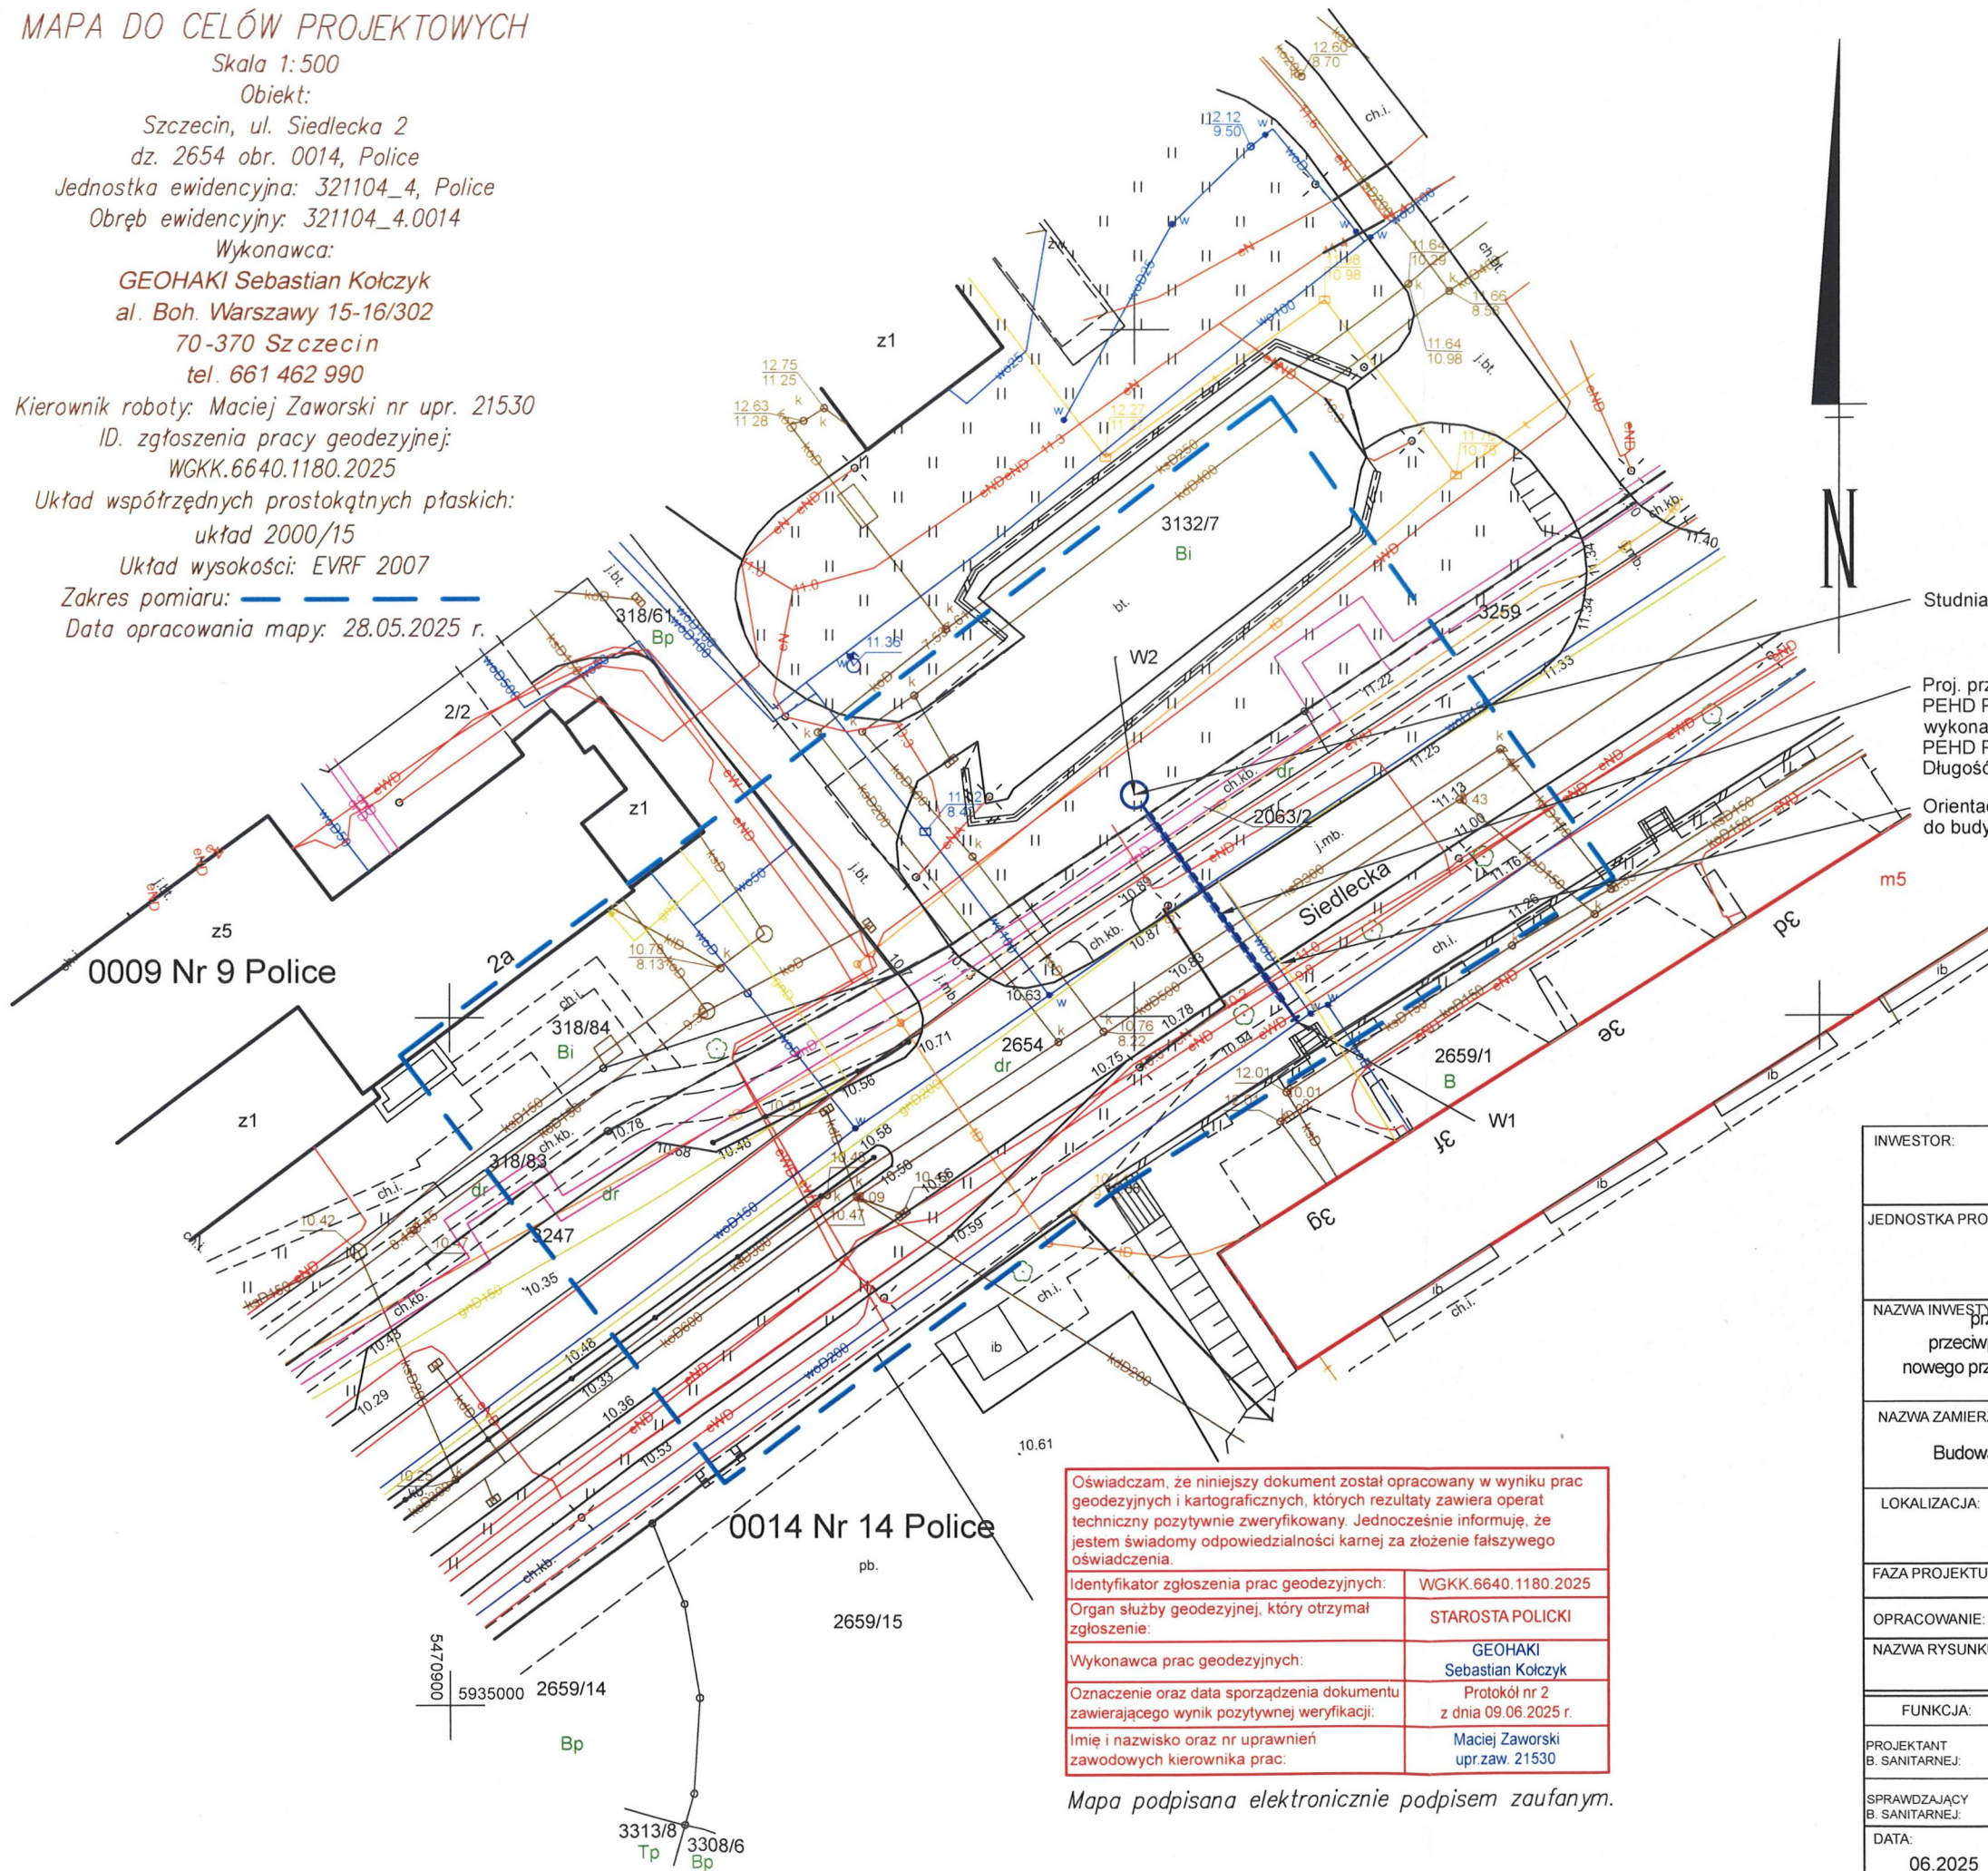

LEGENDA

Proj. przyłącze wodociągowe

Znak sprawy: TT.43.172.2025

Nr uzgodnienia: II/47/VII/25

Zakład Wodociągów i Kanalizacji Police Sp. z o.o.
uzgadnia niniejszą dokumentację techniczną
w zakresie włączenia do urządzeń wod.-kan.
Zakład Wodociągów i Kanalizacji Police Sp. z o.o.

KIEROWNIK ds. technicznych i inwestycji
Iwona Galecka
DIREKTOR ds. technicznych i inwestycji
Grzegorz Kujewski

Police, dnia 08.07.2025 r.

Studnia wodomierzowa DN2000 mm

Proj. przyłącze wodociągowe
PEHD PE100-RC DN110x6,6 mm SDR17 PN10
wykonane przewiertem sterowanym w rurze osłonowej
PEHD PE100-RC DN160x9,5 mm SDR17 PN10
Długość przewiertu L=17,0m

Orientacyjny przebieg przyłącza gazowego DN 100
do budynku przy ul. Siedleckiej 3a-3g

ZA ZGODNOŚĆ
Z ORYGINAŁEM
Adam Gajewski

Oświadczam, że niniejszy dokument został opracowany w wyniku prac geodezyjnych i kartograficznych, których rezultaty zawiera operat techniczny pozytywnie zweryfikowany. Jednocześnie informuję, że jestem świadomy odpowiedzialności karnej za złożenie fałszywego oświadczenia.

Identyfikator zgłoszenia prac geodezyjnych: WGKK.6640.1180.2025

Organ służby geodezyjnej, który otrzymał zgłoszenie: STAROSTA POLICKI

Wykonawca prac geodezyjnych: GEOHAKI Sebastian Kołczyk

Oznaczenie oraz data sporządzenia dokumentu zawierającego wynik pozytywnej weryfikacji: Protokół nr 2 z dnia 09.06.2025 r.

Imię i nazwisko oraz nr uprawnień zawodowych kierownika prac: Maciej Zaworski upr.zaw. 21530

Mapa podpisana elektronicznie podpisem zaufanym.

INWESTOR:	UNIERSYTECKI SZPITAL KLINICZNY NR 1 im. prof. Tadeusza Sokołowskiego PUM w Szczecinie ul. Unii Lubelskiej 1, 71-252 Szczecin		
JEDNOSTKA PROJEKTOWA:	Eco5Tech S.A. ul. Żelazna 51/53 00-841 Warszawa		
NAZWA INWESTYCJI:	przebudowa oraz modernizacja zewnętrznej instalacji sanitarnej wodociągowej, przeciwpożarowej, kanalizacji sanitarnej i kanalizacji deszczowej wraz z zaprojektowaniem nowego przyłącza wody w na terenie Uniwersyteckiego Szpitala Klinicznego nr 1 w Policach przy ul. Siedleckiej 2		
NAZWA ZAMIERZENIA BUDOWLANEGO:	Budowa przyłącza wodociągowego na teren USK nr 1 w Policach, ul. Siedlecka 2		
LOKALIZACJA:	DZIAŁKA DROGOWA NR EWID. 2063/2, 2654, OBRĘB 0014 DZIAŁKA NR EWID. 3132/7, OBRĘB 0009		
FAZA PROJEKTU:	PROJEKT BUDOWLANY		
OPRACOWANIE:	TOM I		
NAZWA RYSUNKU:	PROJEKT ZAGOSPODAROWANIA TERENU W ZAKRESIE PRZYŁĄCZA WODOCIĄGOWEGO		
FUNKCJA:	IMIĘ I NAZWISKO	SPECJALNOŚĆ I NR UPRAWNIENI	PODPIS
PROJEKTANT B. SANITARNEJ:	MGR INŻ. ADAM GAJEWSKI	NR UPRAWNIENI: KUP/0064/PWOS/05	
SPRAWDZAJĄCY B. SANITARNEJ:	MGR INŻ. MAREK NOWASTOWSKI	NR UPRAWNIENI: KUP/0159/PWOS/12	
DATA:	06.2025	NR RYS:	SKALA:
		S1	1:500